



# PROPOJENÍ SILNIC D35 A I/35 ROKYTNO - BÝŠŤ KOORDINAČNÍ SITUACE STAVBY 03 1:1000

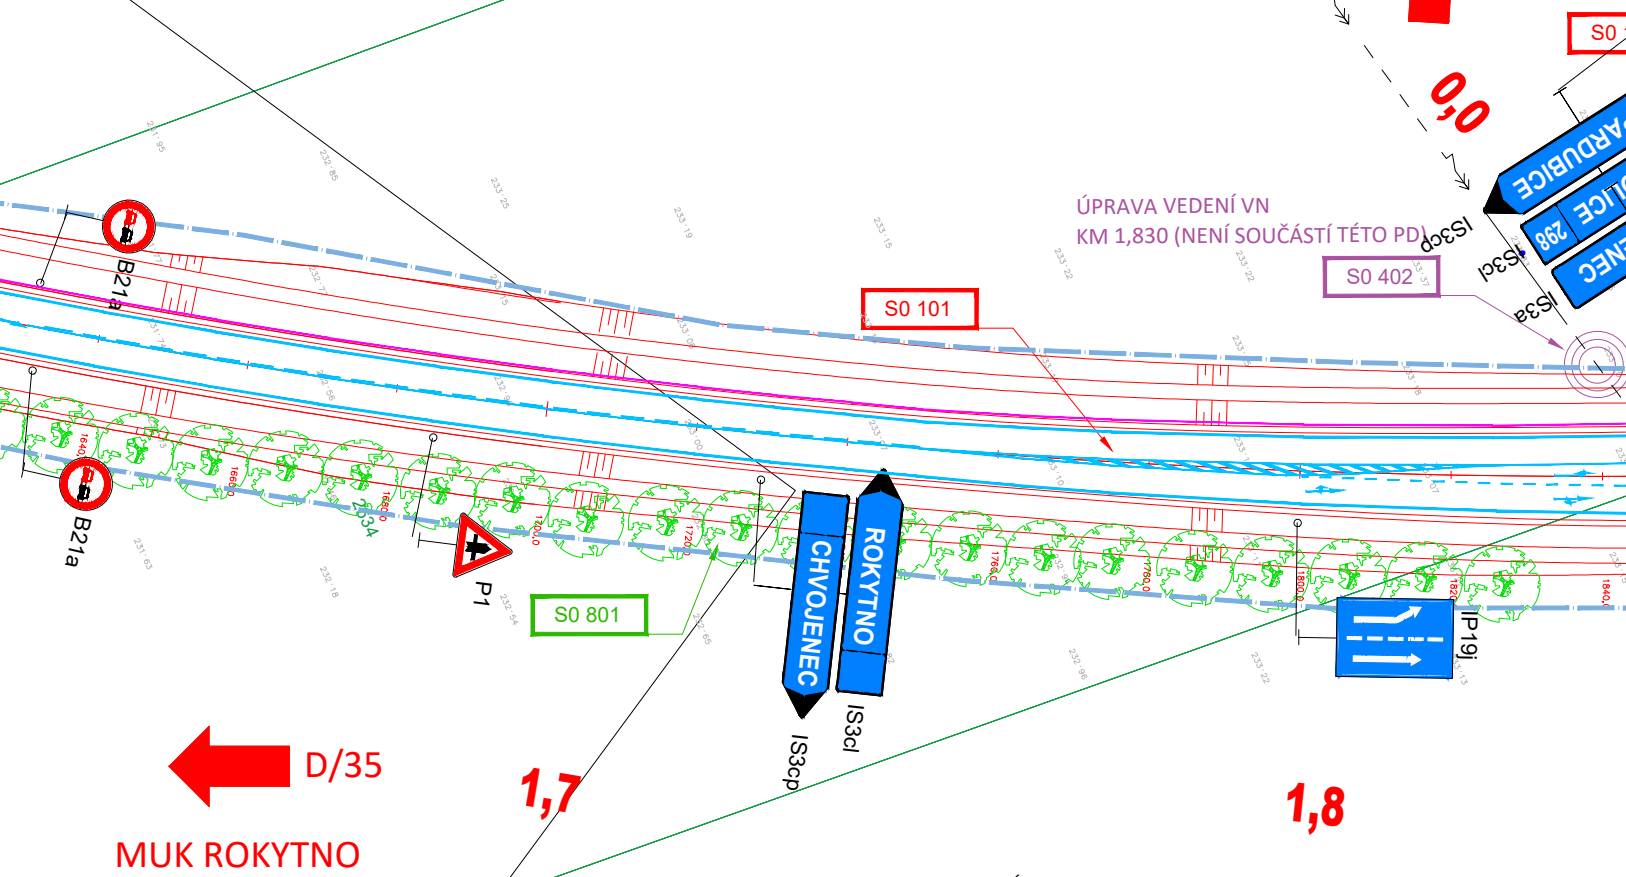

- STÁVAJÍCÍ INŽENÝRSKÉ SÍTĚ:**
- Vodovodní potrubí-VAK Pardubice
  - Kanalizační potrubí
  - Plynovodní potrubí
  - CETIN-Neprovozané kabely
  - CETIN-Optické kabely
  - CETIN - radiová síť
  - Nadzemní vedení vysokého napětí

Souřadnicový systém JTSK	Výškový systém BPV	RSgeo-pra s.r.o. Geodetické a kartografické práce Varšavská 16, Praha 2, 120 00 tel: 775 603 456 <b>RSgeo</b> www.rsgeo.cz
Zaměřil Ing. Roman Šulc Ing. Martin Fencel	Vyhotovil Ing. Roman Šulc Ing. Martin Fencel	
Zadavatel: DIK –Dopravně inženýrská kancelář Bozděchova 1668, Hradec králové, 500 02		
Akce: Polohopisné a výškopisné zaměření lokality Rokytno, Býšť, Chvojenec		
Výkres: Výkres situace	Č.výkresu: 01	
Datum zaměření: 11.-12.11.2015		Měřítko 1:1000

- STAVEBNÍ OBJEKTY:**
- SO 001 Všeobecné předběžné položky
  - SO 002 Demolice a příprava staveniště
  - SO 003 Kácení
  - SO 101 Silnice II/298
  - SO 102 Přeložka III/29821
  - SO 103 Přeložka III/29824
  - SO 104 Křižovatka I/35
  - SO 105 Stezka
  - SO 106 Propustky
  - SO 107 Trvalé dopravní značení
  - SO 108 DIO
  - SO 109 Oprava objíždné trasy
  - SO 201 Most přes Brodecký potok
  - SO 202 Most přes Chvojenec pook
  - SO 301 Retenční nádrž
  - SO 302 Přeložky HOZ
  - SO 401 Přeložky sdělovacího vedení
  - SO 402 Přeložka vrchního vedení NN (REALIZOVANO)
  - SO 501 Přeložky plynovodního vedení
  - SO 801 Vegetační úpravy

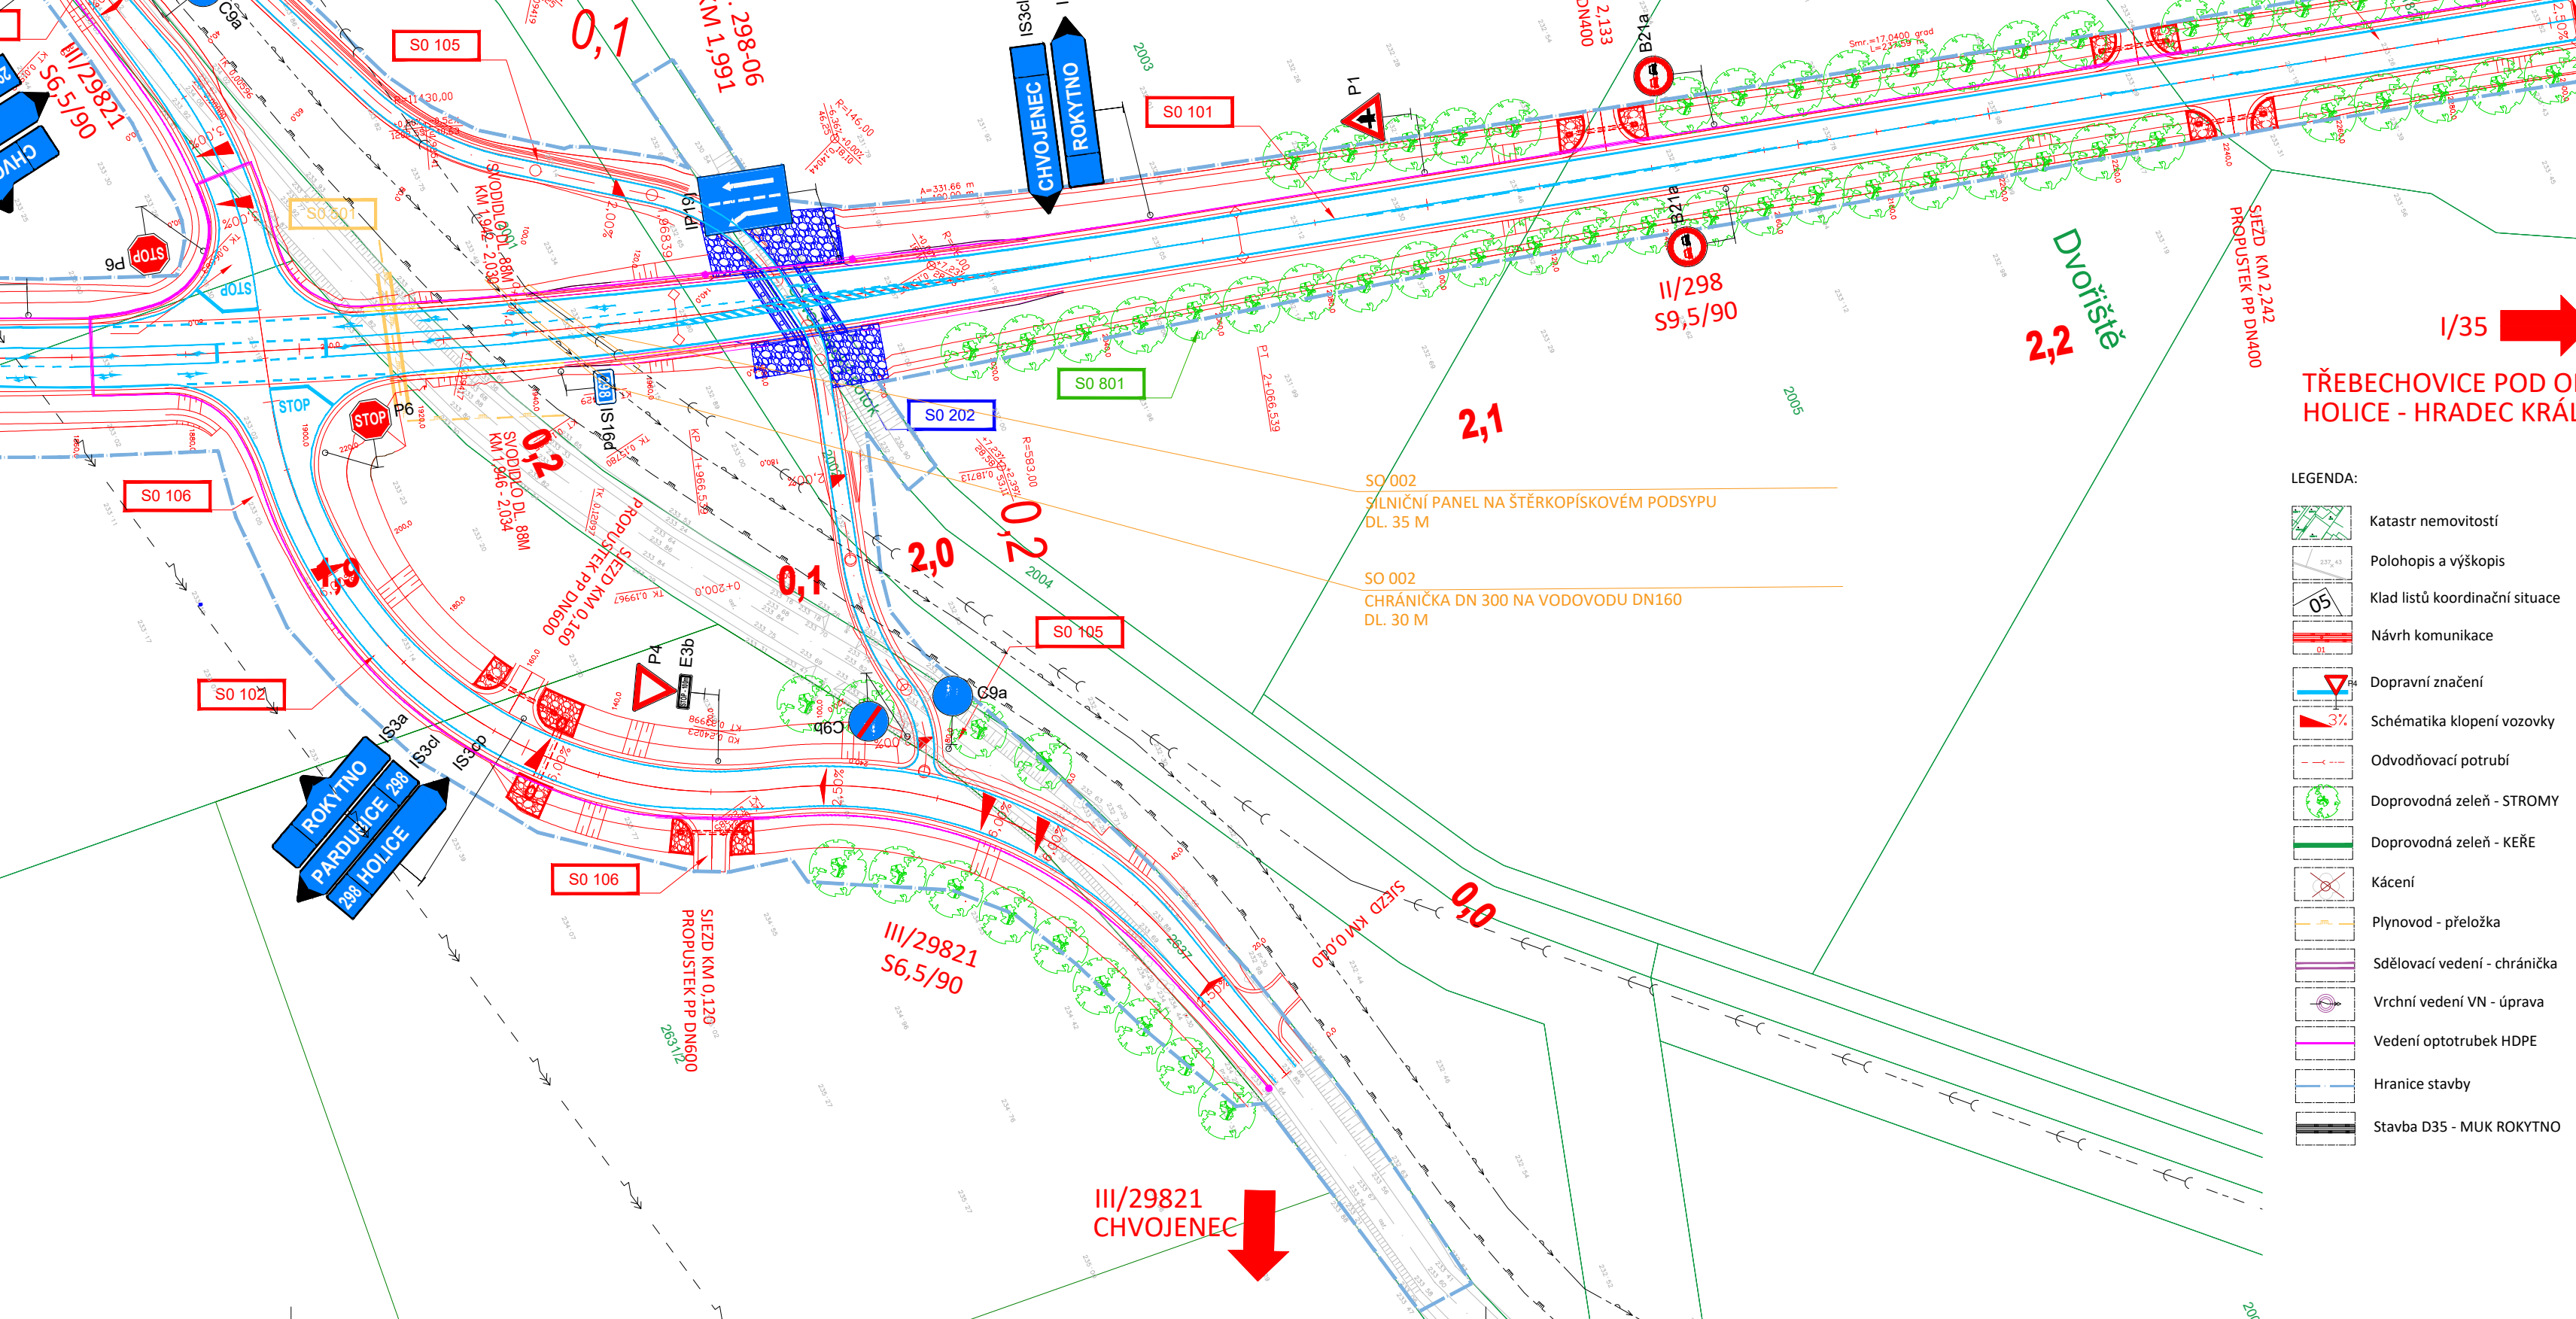

- LEGENDA:**
- Katastr nemovitostí
  - Polohopis a výškopis
  - Klad listů koordináční situace
  - Návrh komunikace
  - Dopravní značení
  - Schématika klopení vozovky
  - Odvodňovací potrubí
  - Doprovodná zeleň - STROMY
  - Doprovodná zeleň - KEŘE
  - Kácení
  - Plynovod - přeložka
  - Sdělovací vedení - chránička
  - Vrchní vedení VN - úprava
  - Vedení optotrubek HDPE
  - Hranice stavby
  - Stavba D35 - MUK ROKYTNO

ČÍSLO ZMĚNY	DATUM ZMĚNY	POPIS/OBSAH ZMĚNY	PODPIS

**PROPOJENÍ SILNIC D35 A I/35 ROKYTNO - BÝŠŤ**

název akce

stavební objekt

Správa a údržba silnic Pardubického kraje Doubravice 98 533 53 Pardubice	spolupráce	<p>DOPRAVNĚ INŽENÝRSKÁ KANCELÁŘ Bozděchova 1668, 500 02 Hradec Králové tel : 495 219 036, 495 212 647, fax : 495 221 677 e-mail : dik@dik - hk.cz, http : www.dik-hk.cz</p>
objednatel k. ú. Rokytno, Chvojenec, Býšť místo stavby	Pardubický kraj	

<b>KOORDINAČNÍ SITUACE STAVBY 03</b>		1:1 000 měřítko	PDPŠ stupně
ING. M. BURIANEK kontroloval		ING. L. BURIANEK hlavní inženýr projektu	A014/21 číslo zakázky
ING. M. BURIANEK zodpovědný projektant		ING. L. BURIANEK vedoucí projektant	9/2021 datum
			<b>C3.3</b> číslo přílohy